


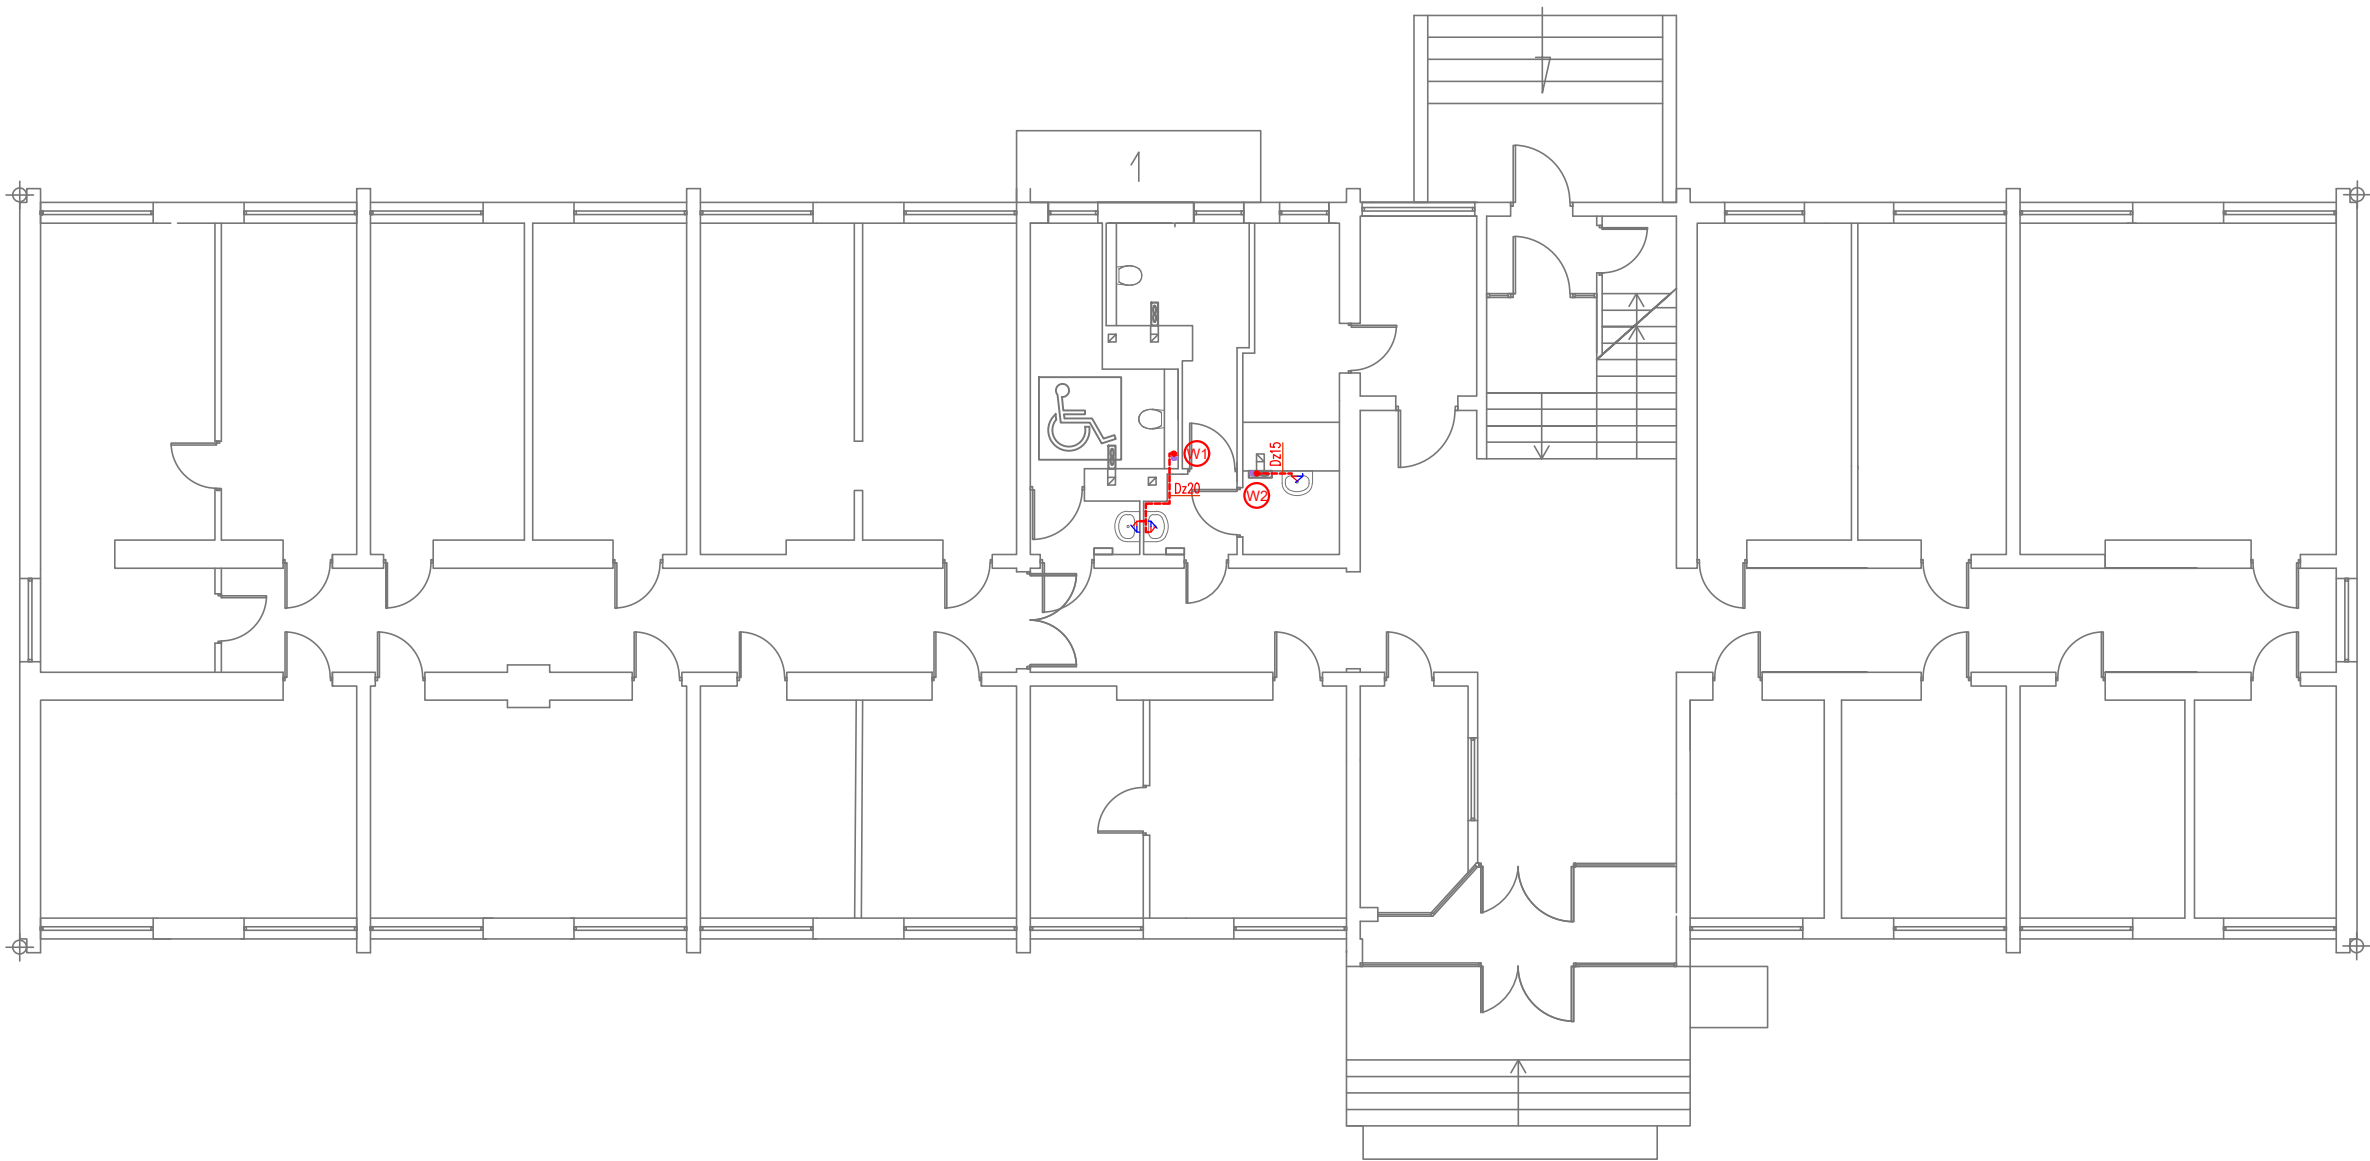

LEGENDA

- WODA CIEPŁA  
CYRKULACJA  
DZ20 OZNACZENIE WYMIARU RUROCIĄGÓW  
W1 PION INSTALACJI WODNEJ

UWAGI

1. PRZEWODY INSTALACJI WODY CIEPŁEJ I CYRKULACJI WYKONAĆ Z RUR Z TWORZYW SZTUCZNYCH PP-R (LUB RÓWNOWAŻNYCH),  
2. NALEŻY WYKONAĆ IZOLACJĘ TERMICZNĄ INSTALACJI CIEPŁEJ WODY UŻYTKOWEJ I CYRKULACJI OTULINĄ TERMOIZOLACYJNĄ ZGODNIE Z DZ.U. Nr 201, Poz. 1239.

|                   |                                                                                      |        |       |
|-------------------|--------------------------------------------------------------------------------------|--------|-------|
| TYTUŁ OPRACOWANIA | WEWNĘTRZNA INSTALACJA CIEPŁEJ WODY I CYRKULACJI W BUDYNKU URZĘDU GMINY W PODDĘBICACH |        |       |
| ADRES INWESTYCJI  | Poddębice, ul. Łódzka 17/21, dz. nr 171, 172, 173, obręb 1 miasta Poddębice          |        |       |
| INWESTOR          | Gmina Poddębice ul. Łódzka 17/21, 99-200 Poddębice                                   |        |       |
| FAZA PROJEKTU     | PROJEKT TECHNICZNY                                                                   |        |       |
| TYTUŁ PROJEKTU    | RZUT PARTERU - INSTALACJA CIEPŁEJ WODY I CYRKULACJI                                  |        |       |
| PROJEKTANT        | mgr inż. Bartosz Misiaczyk, upr. nr LOD/1505/POOS/10                                 | PODPIS |       |
| DATA OPRACOWANIA  | Lipiec 2026 r.                                                                       | SKALA  | 1:100 |